
 


Piano Terra
Scala 1:50

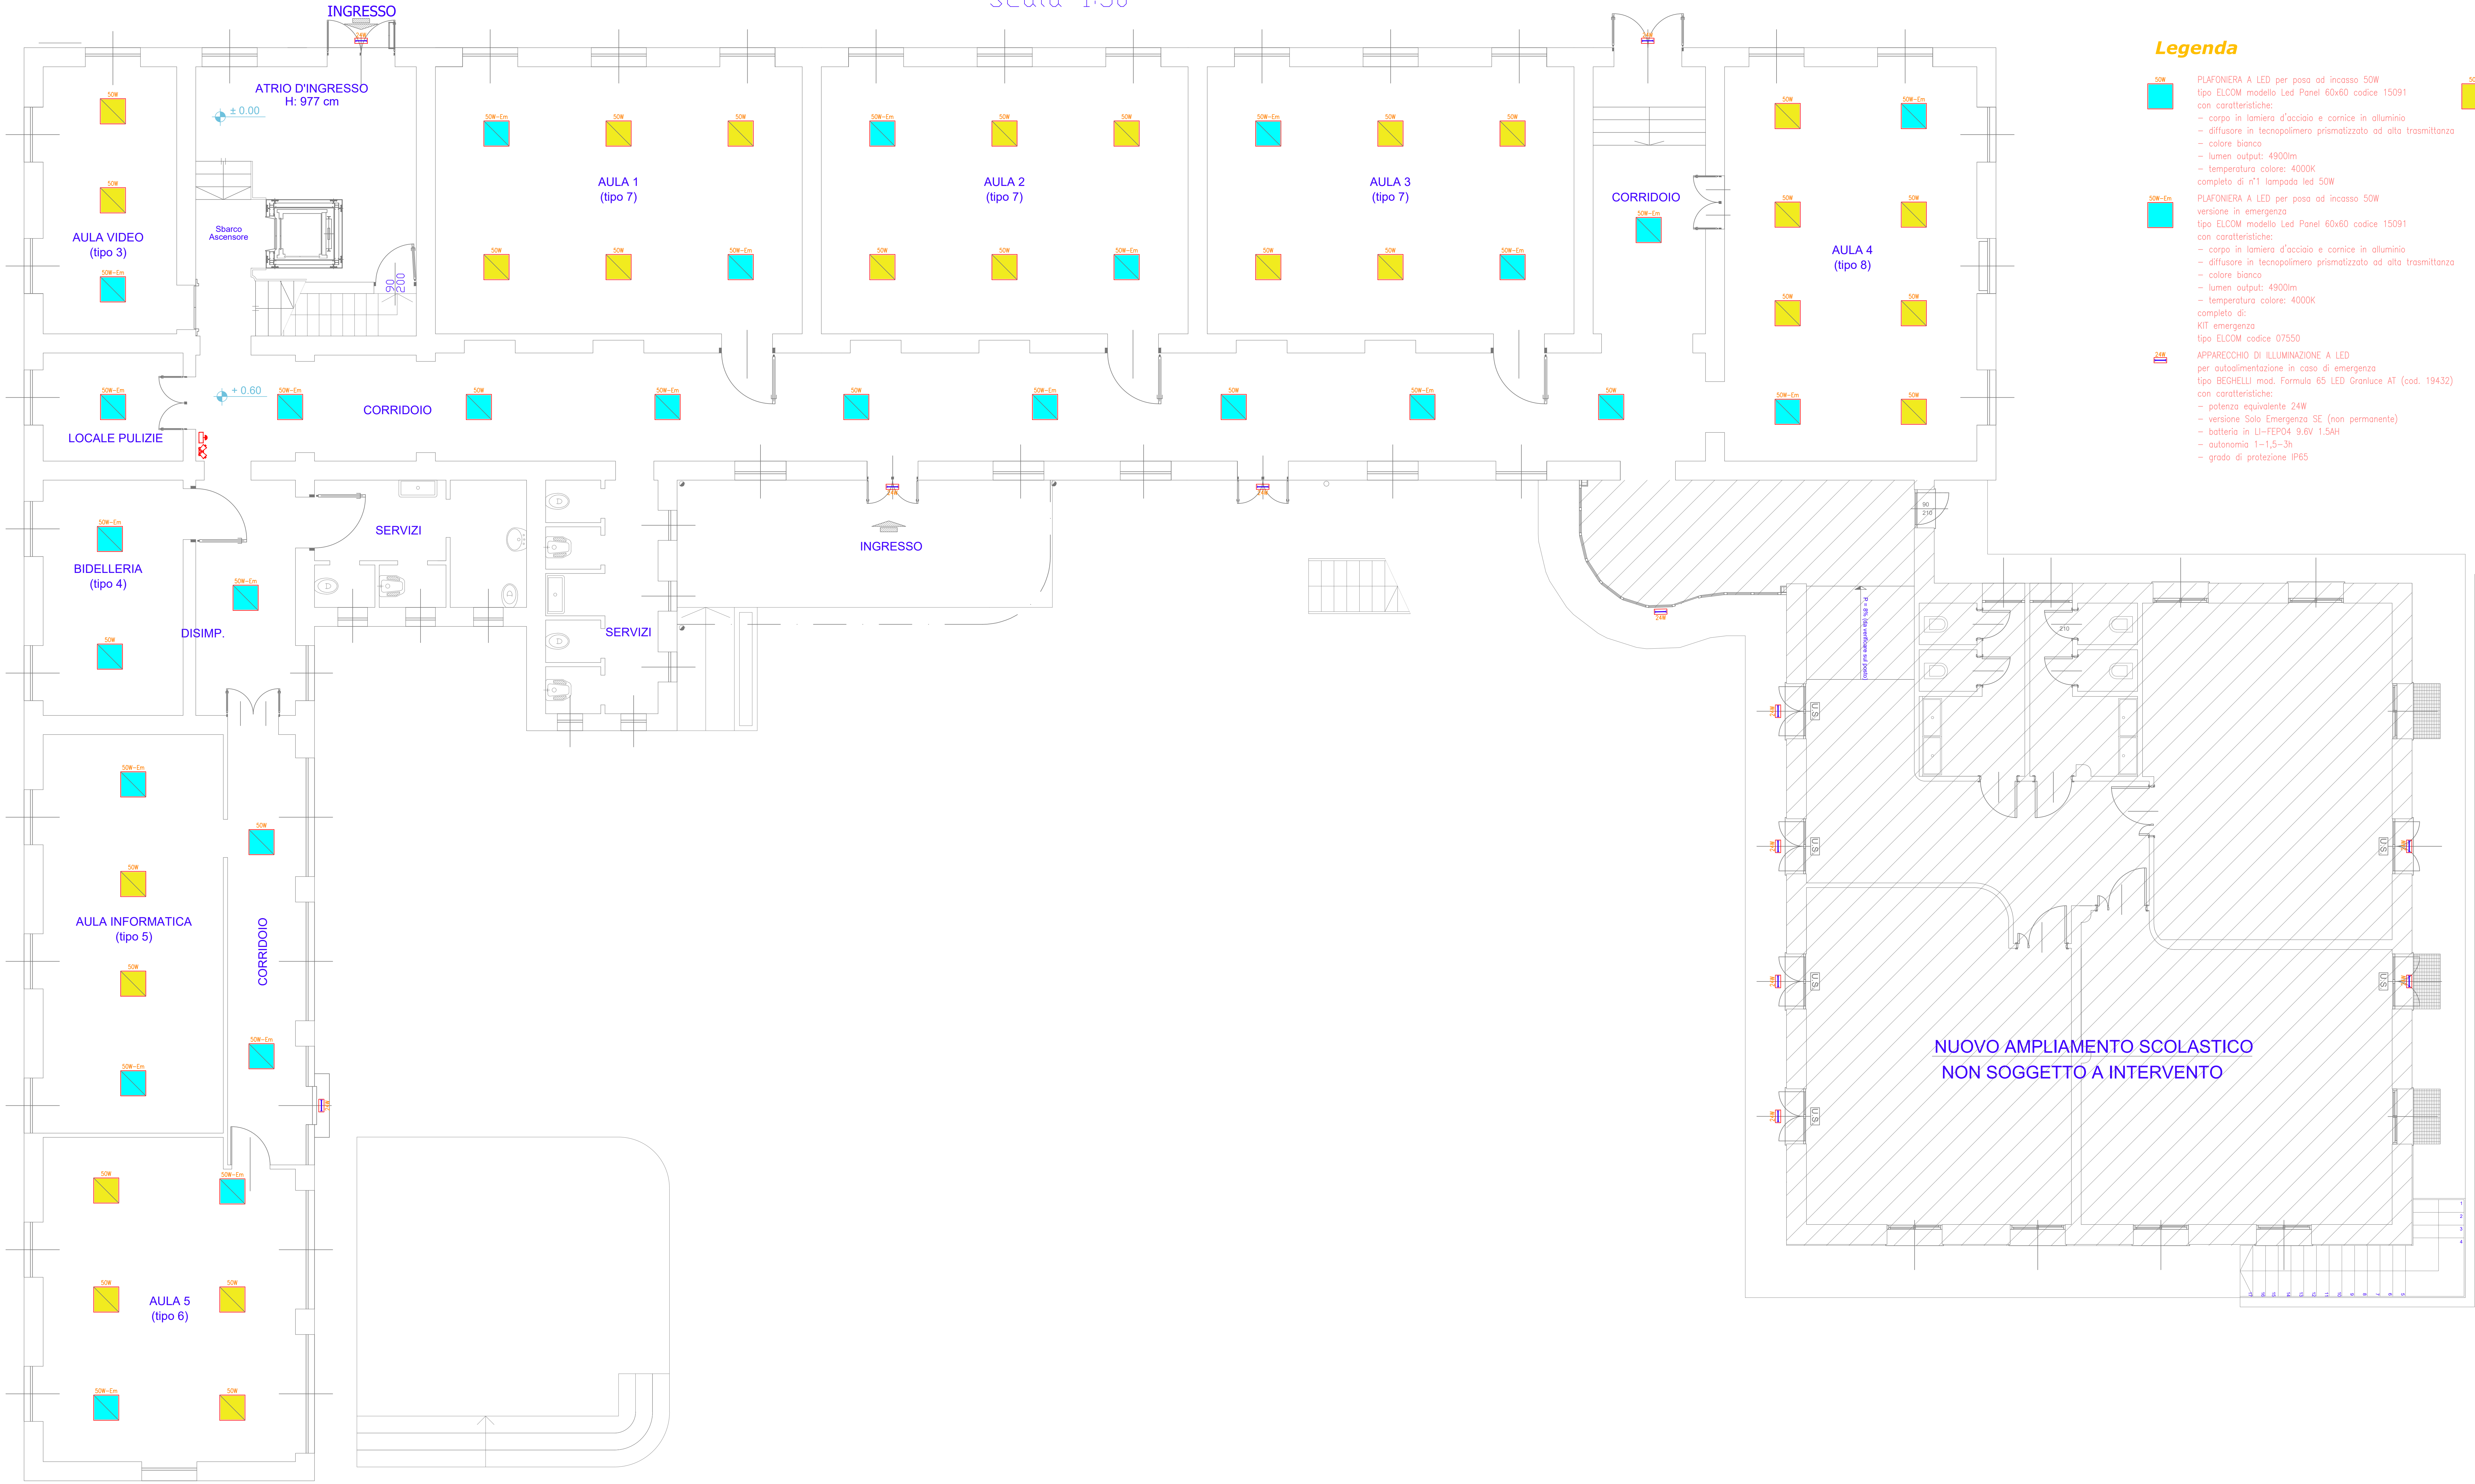

Legenda



PLAFONIERA A LED per posa ad incasso 50W
tipo ELCOM modello Led Panel 60x60 codice 15091
con caratteristiche:
- corpo in lamiera d'acciaio e cornice in alluminio
- diffusore in tecnopolimero prismaticizzato ad alta trasmittanza
- colore bianco
- lumen output: 4900lm
- temperatura colore: 4000K
completo di n°1 lampada led 50W



PLAFONIERA A LED per posa ad incasso 50W
versione in emergenza
tipo ELCOM modello Led Panel 60x60 codice 15091
con caratteristiche:
- corpo in lamiera d'acciaio e cornice in alluminio
- diffusore in tecnopolimero prismaticizzato ad alta trasmittanza
- colore bianco
- lumen output: 4900lm
- temperatura colore: 4000K
completo di:
KIT emergenza
tipo ELCOM codice 07550



APPARECCHIO DI ILLUMINAZIONE A LED
per autoalimentazione in caso di emergenza
tipo BSGHELLI mod. Formula 65 LED Granluce AT (cod. 19432)
con caratteristiche:
- potenza equivalente 24W
- versione Solo Emergenza SE (non permanente)
- batteria in Li-FePO4 9.6V 1.5AH
- autonomia 1-1,5-3h
- grado di protezione IP65

PER FUTURA SOSTITUZIONE
PLAFONIERA A LED per posa ad incasso 50W
tipo ELCOM modello Led Panel 60x60 codice 15091
con caratteristiche:
- corpo in lamiera d'acciaio e cornice in alluminio
- diffusore in tecnopolimero prismaticizzato ad alta trasmittanza
- colore bianco
- lumen output: 4900lm
- temperatura colore: 4000K
completo di n°1 lampada led 50W



COMUNE DI BORGO TICINO
PROVINCIA DI NOVARA
VIA ZANOTTI, 2
**SCUOLA ELEMENTARE STATALE
"JOHN E ROBERT KENNEDY"**

INTERVENTI PER L'ADEGUAMENTO ANTINCENDIO FINALIZZATO ALLA
PRESENTAZIONE DELLA SCIA VVF

TAVOLA:

01el


DATI CATASTALI: Fg. 17 Part. 147

SCALA: 1:50 **DATA:** 10 Gennaio 2020

COMMITTENTE: Comune di Borgo Ticino

TITOLO:

PROGETTO ESECUTIVO
Illuminazione sicurezza

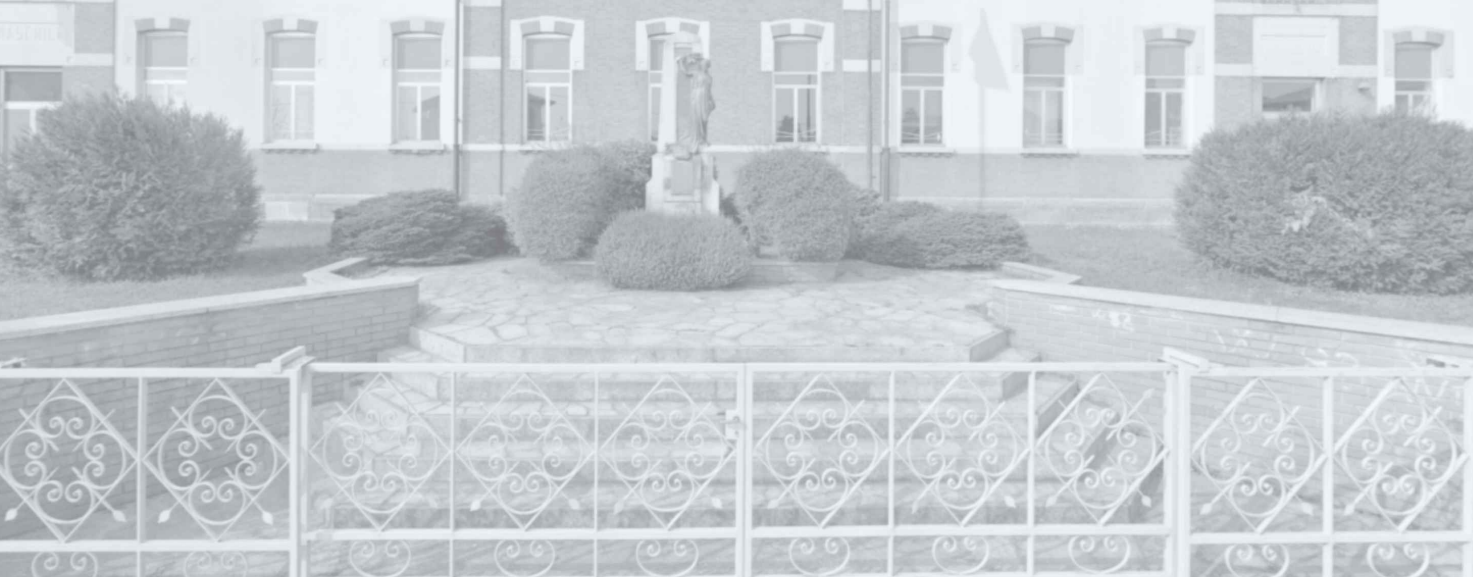

PROGETTISTA:

Dott. Ing. Rezio Mattachini
Via Libertà, 1C - 28043 Bellinzago Novarese (NO)
Telefono: 032198124 - Mail: reziomattachini@gmail.com



RESP. PROCEDIMENTO: **RESP. UFFICIO TECNICO:**

Arch. Chiara La Manna Dott. Michele Gugliotta